


# RZUT PARTERU 1:100

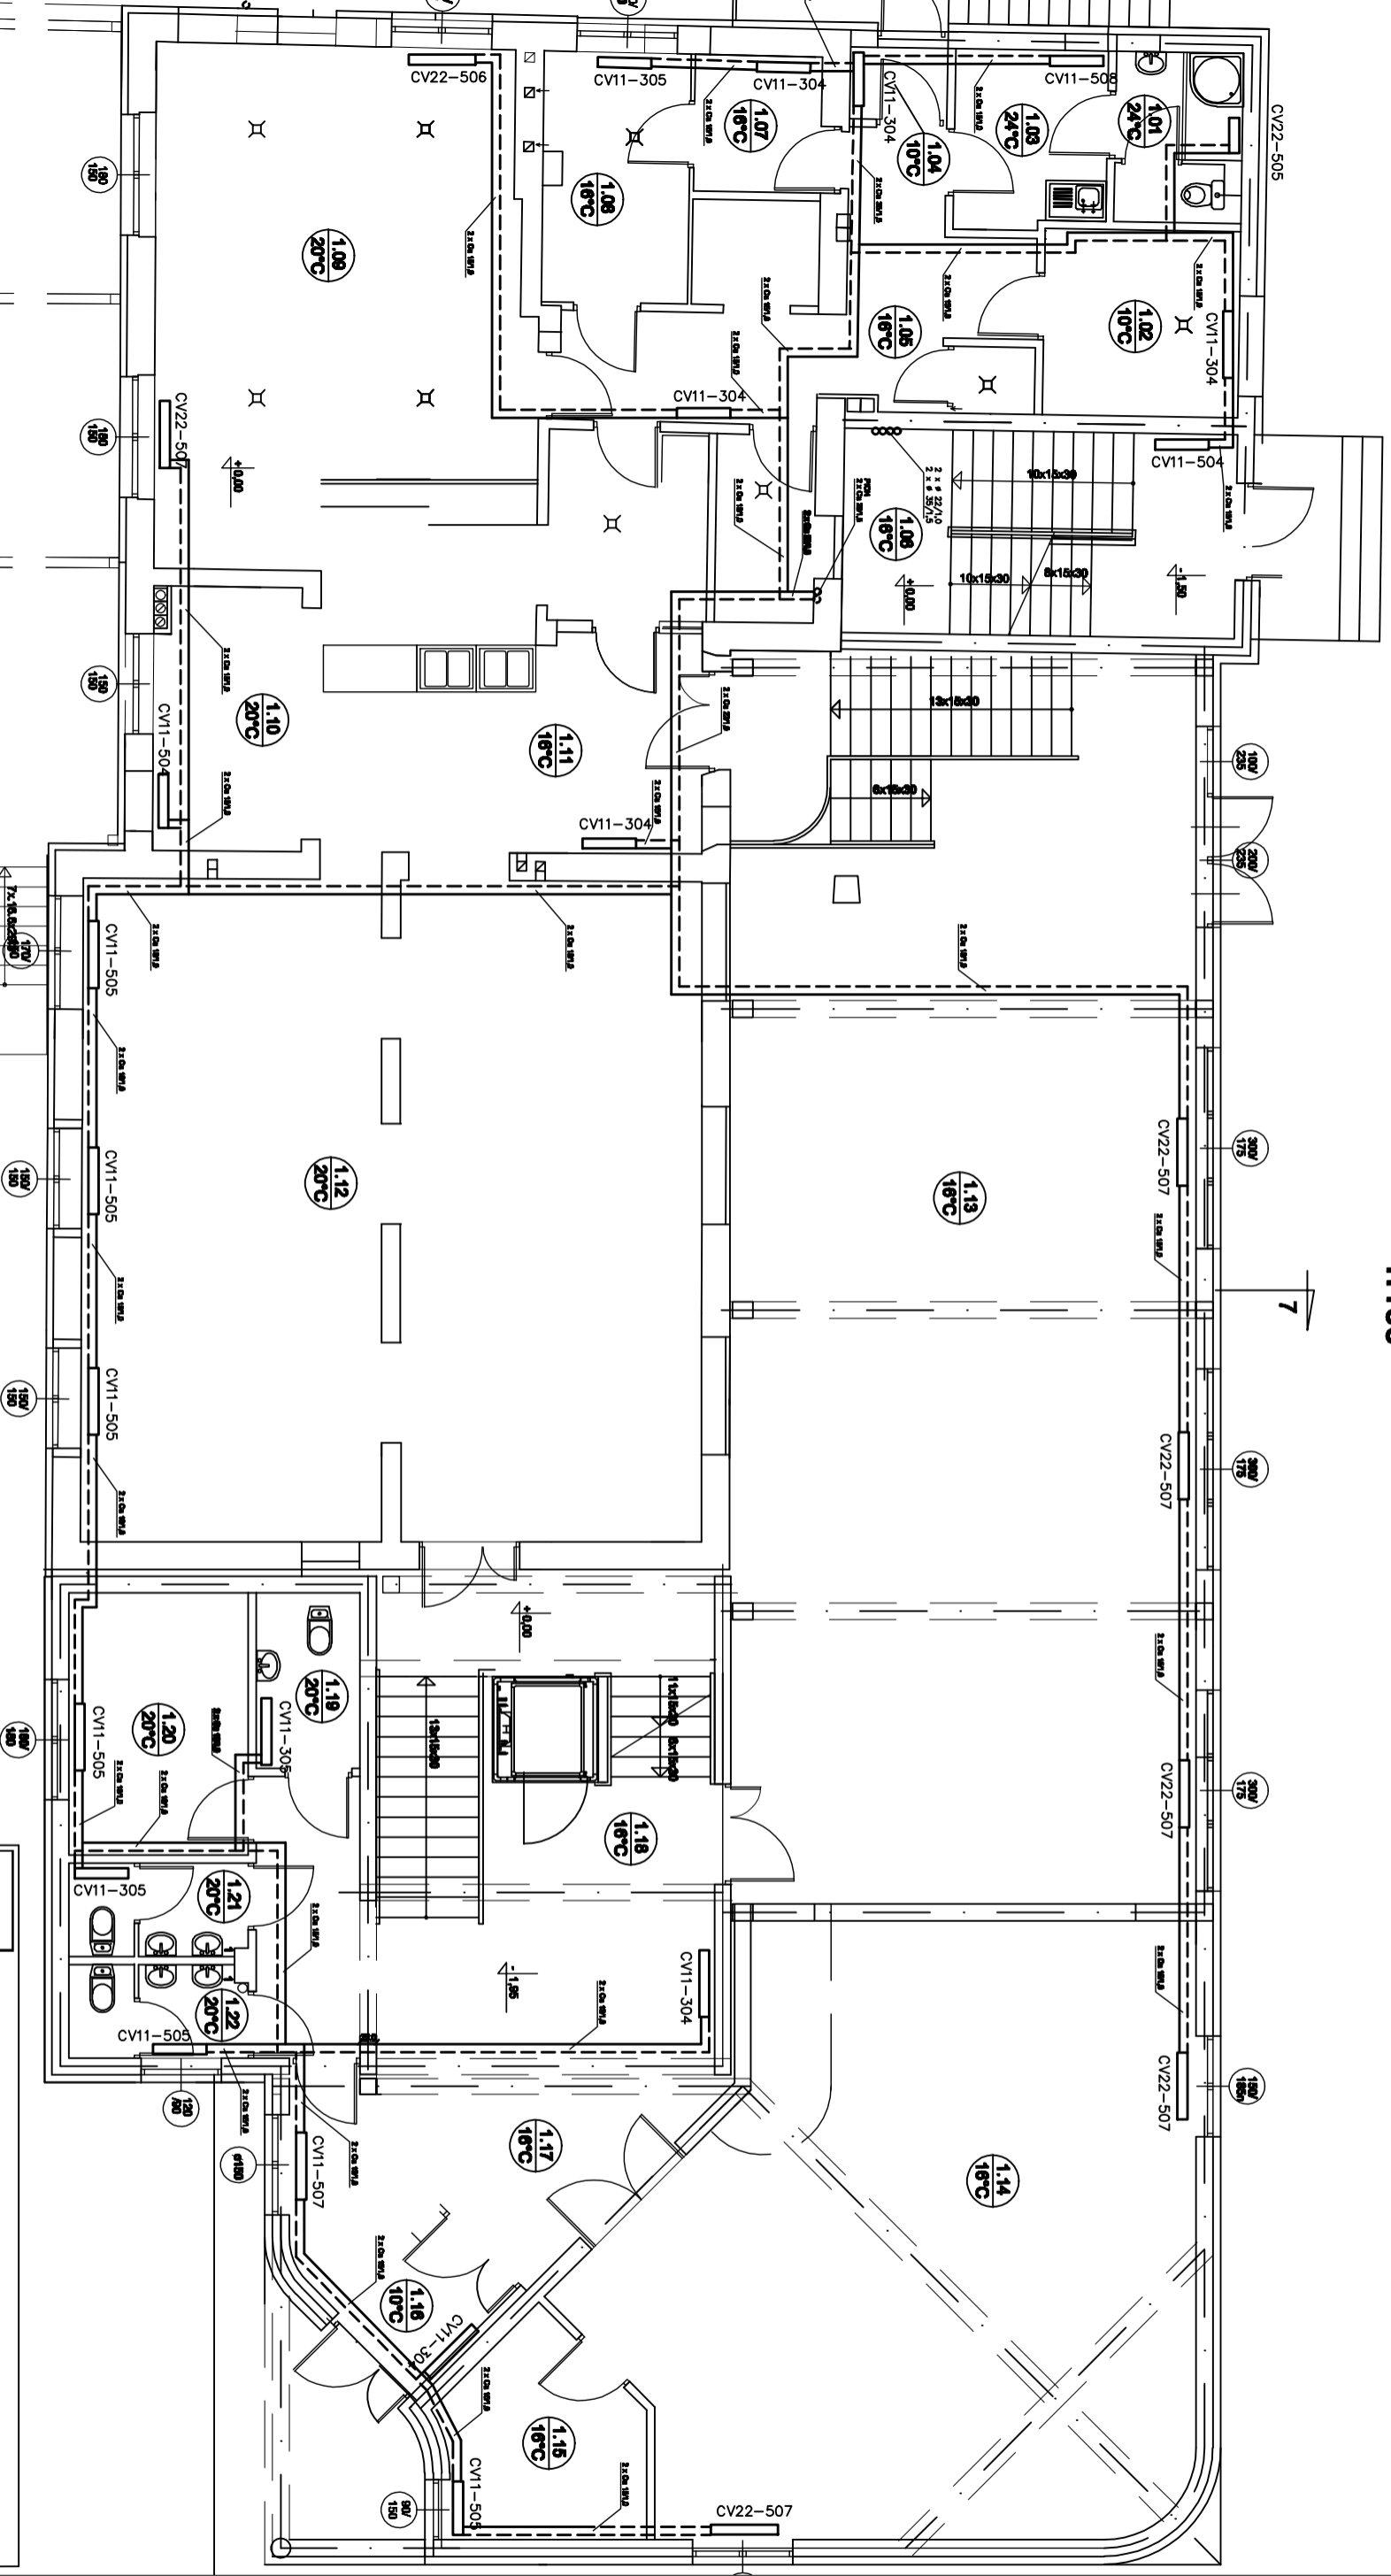

Usługi Projektowe – mgr inż. Krzysztof Duda  
18-400 Łomża, ul. Woźniowdzka 36

Obiekt: OŚRODEK CARITAS BLIŹNIM  
Adres: Płaki, gm Nowogród, dz. nr 20/7

Tytuł rysunku: RZUT PARTERU  
Instalacja c.o.

| ZESPÓŁ AUTORSKI |                          |              |                |
|-----------------|--------------------------|--------------|----------------|
| Branża:         | Imię i nazwisko          | Nr upr. pro: | Data           |
| Sanitarna       | mgr inż. Krzysztof Duda  | LOM - 42     | 09.2010r.      |
| Projektant      | mgr inż. Piotr Koczynski |              | 09.2010r.      |
| Sanitarna       | Asystent projektanta     |              |                |
| Faza:           | PB                       | Skala: 1:100 | Nr rysunku: 12 |